


Vodovodní přípojka

Katastrální situace
Praha 4 - Michle

Plochy dle KN celkem 17 m²

| Parcela | Plocha (m ²) | Vlastník |
|---------|--------------------------|----------|
| 3247/1 | 17,1 | HMP |

ODBOR DOPRAVY
ÚŘADU MĚSTSKÉ ČÁSTI PRAHA 4
ověřuje za podmínek rozhodnutí
ze dne **04-05-2026**
č.j.: **PH/397478/26100**

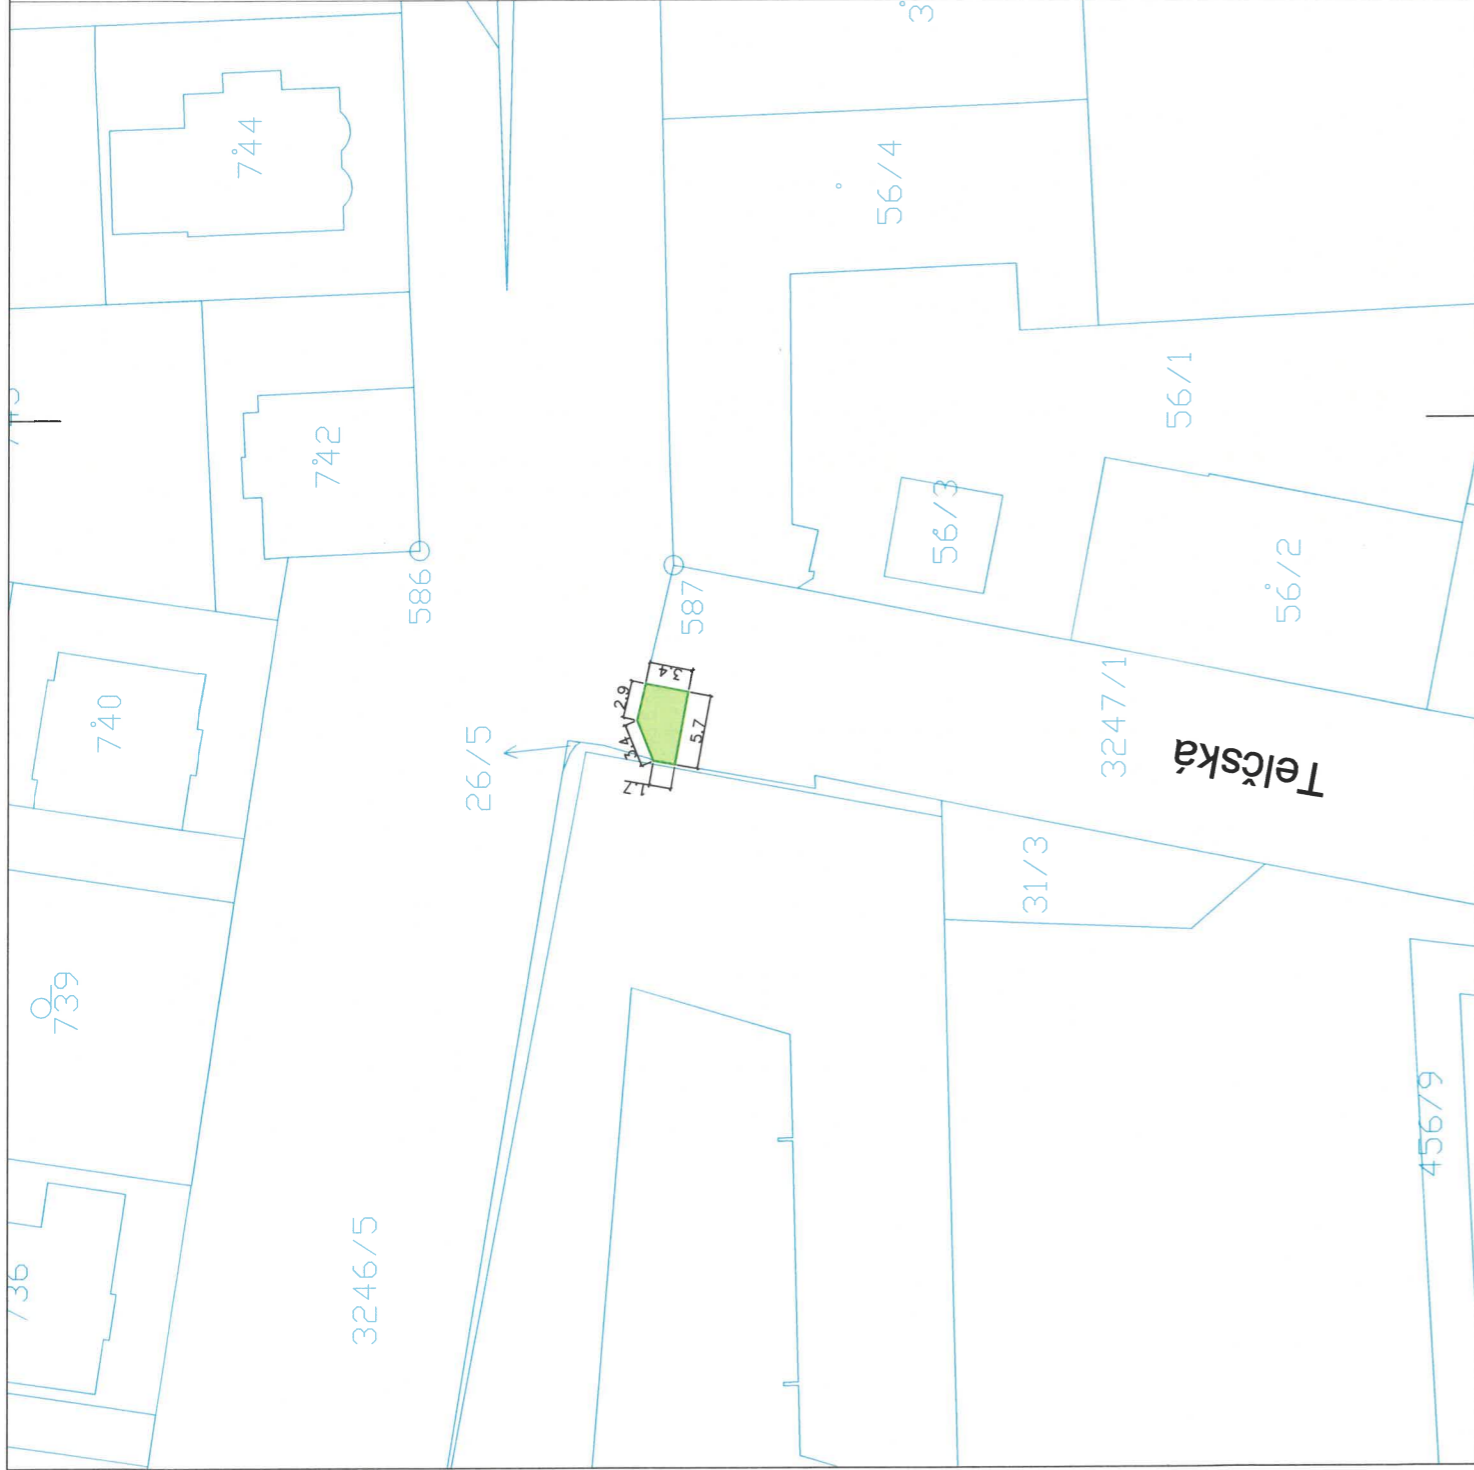



Legenda:

- V4(0,25) A15 Provizorní značení
- B29 Stávající značení
- B29 DZ zakryté
- Oplocenka
- Pěší trasy
- Krátkodobý zábor stavby
- Zaměření
- Katastr

ODBOR DOPRAVY
 ÚŘADU MĚSTSKÉ ČÁSTI PRAHA 4
 ověřuje za podmínek rozhodnutí

ze dne **04-05-2026**

č.j.: **74/397478/26/0D**

Poznámky:

- DZ provizorně rušené bude odinstalované nebo zapytované
- dotčené objekty stavbou budou dostupné po domluvě se zhotovitelem
- pěší vazby jsou v maximální možné míře zachovány
- provizorní povrchy (chodníky, komunikace) budou zpevněny a dle norem připraveny zhotovitelem

| | | | |
|--|-----------------------|--|--------------|
| Projektant: DIO Consult Prague s.r.o. Čerpadlová 1034/2b 190 00 Praha 9 tel.: +420 603 325 759 www.dio-consult.cz info@dio-consult.cz | | | Souprava č.: |
| Investor: PASSERINVEST GROUP, a.s. Zeletavská 1525/1 140 00 Praha 4 | | PASSERINVEST - Baarova | |
| Stupeň: RDS | | Název akce: | |
| Odpovědný projektant: Ing. Jan Růžička | | Název výkresu: DIO Situace Výstavba vodovodní přípojky | |
| Vypracoval: Josef Holář | | Změna: - | |
| Id. číslo dok.: 26 D0049 | Datum: 04/2026 | Číslo příl.: 01 | |
| Formát: 2 x A4 | Měřítko: 1:250 | | |