


OBJEDNATEL: Pražská vodohospodářská společnost a.s.	
INVESTOR: Pražská vodohospodářská společnost a.s.	
Hlavní projektant: astra PROJEKT, s.r.o.	Astra projekt, s.r.o. obor dopravní stavby Pod Višňovkou 1662/21, 140 00 PRAHA 4 e-mail: astraprojekt@astraprojekt.cz TEL.: 226 201 616 IČ: 242 27 820, DIČ: CZ 24227820
AUTORIZACE:	
Hlavní inženýr projektu: Ing. Vít Pluhař	PODPIS:
Projektant části PD: Pavel Vocásek	PODPIS:
STAVBA: Obnova vodovodních řadů č.a. 1/4/R69/00 Rekonstrukce kanalizace č.a. 1/1/R70/00 v oblasti Spořilov, Praha 4	Číslo zakázky: Datum dokončení: Stupeň dokumentace
Číslo kopie:	RDS
Príloha: 2. etapa, Severovýchodní I, Severní I 2. etapa A, situace DIO	Měřítko: 1:700 Formát: A4
Číslo přílohy: 2.A	

OBDOR DOPRAVY
URADU MĚSTSKÉ ČÁSTI PRAHA 4
gverfuje za podmínek rozhodnutí
ze dne 10-06-2026
č.j. P4/50195/26/DP

POČETĚ ČESKÉ REPUBLIKY
KRAJSKÉ ŘEŠITELNÍ JEDNOTICE
HLAVNÍHO MĚSTA PRAHY
ODDĚLENÍ DOPRAVNÍHO INŽENÝRSTVÍ
146 00 PRAHA 4, KONGRESOVÁ 2

Příloha 1 k celostátnímu stavebnímu čí.
KRPA-173454-2 10-2026-0000-Ž
Počet listů: 1

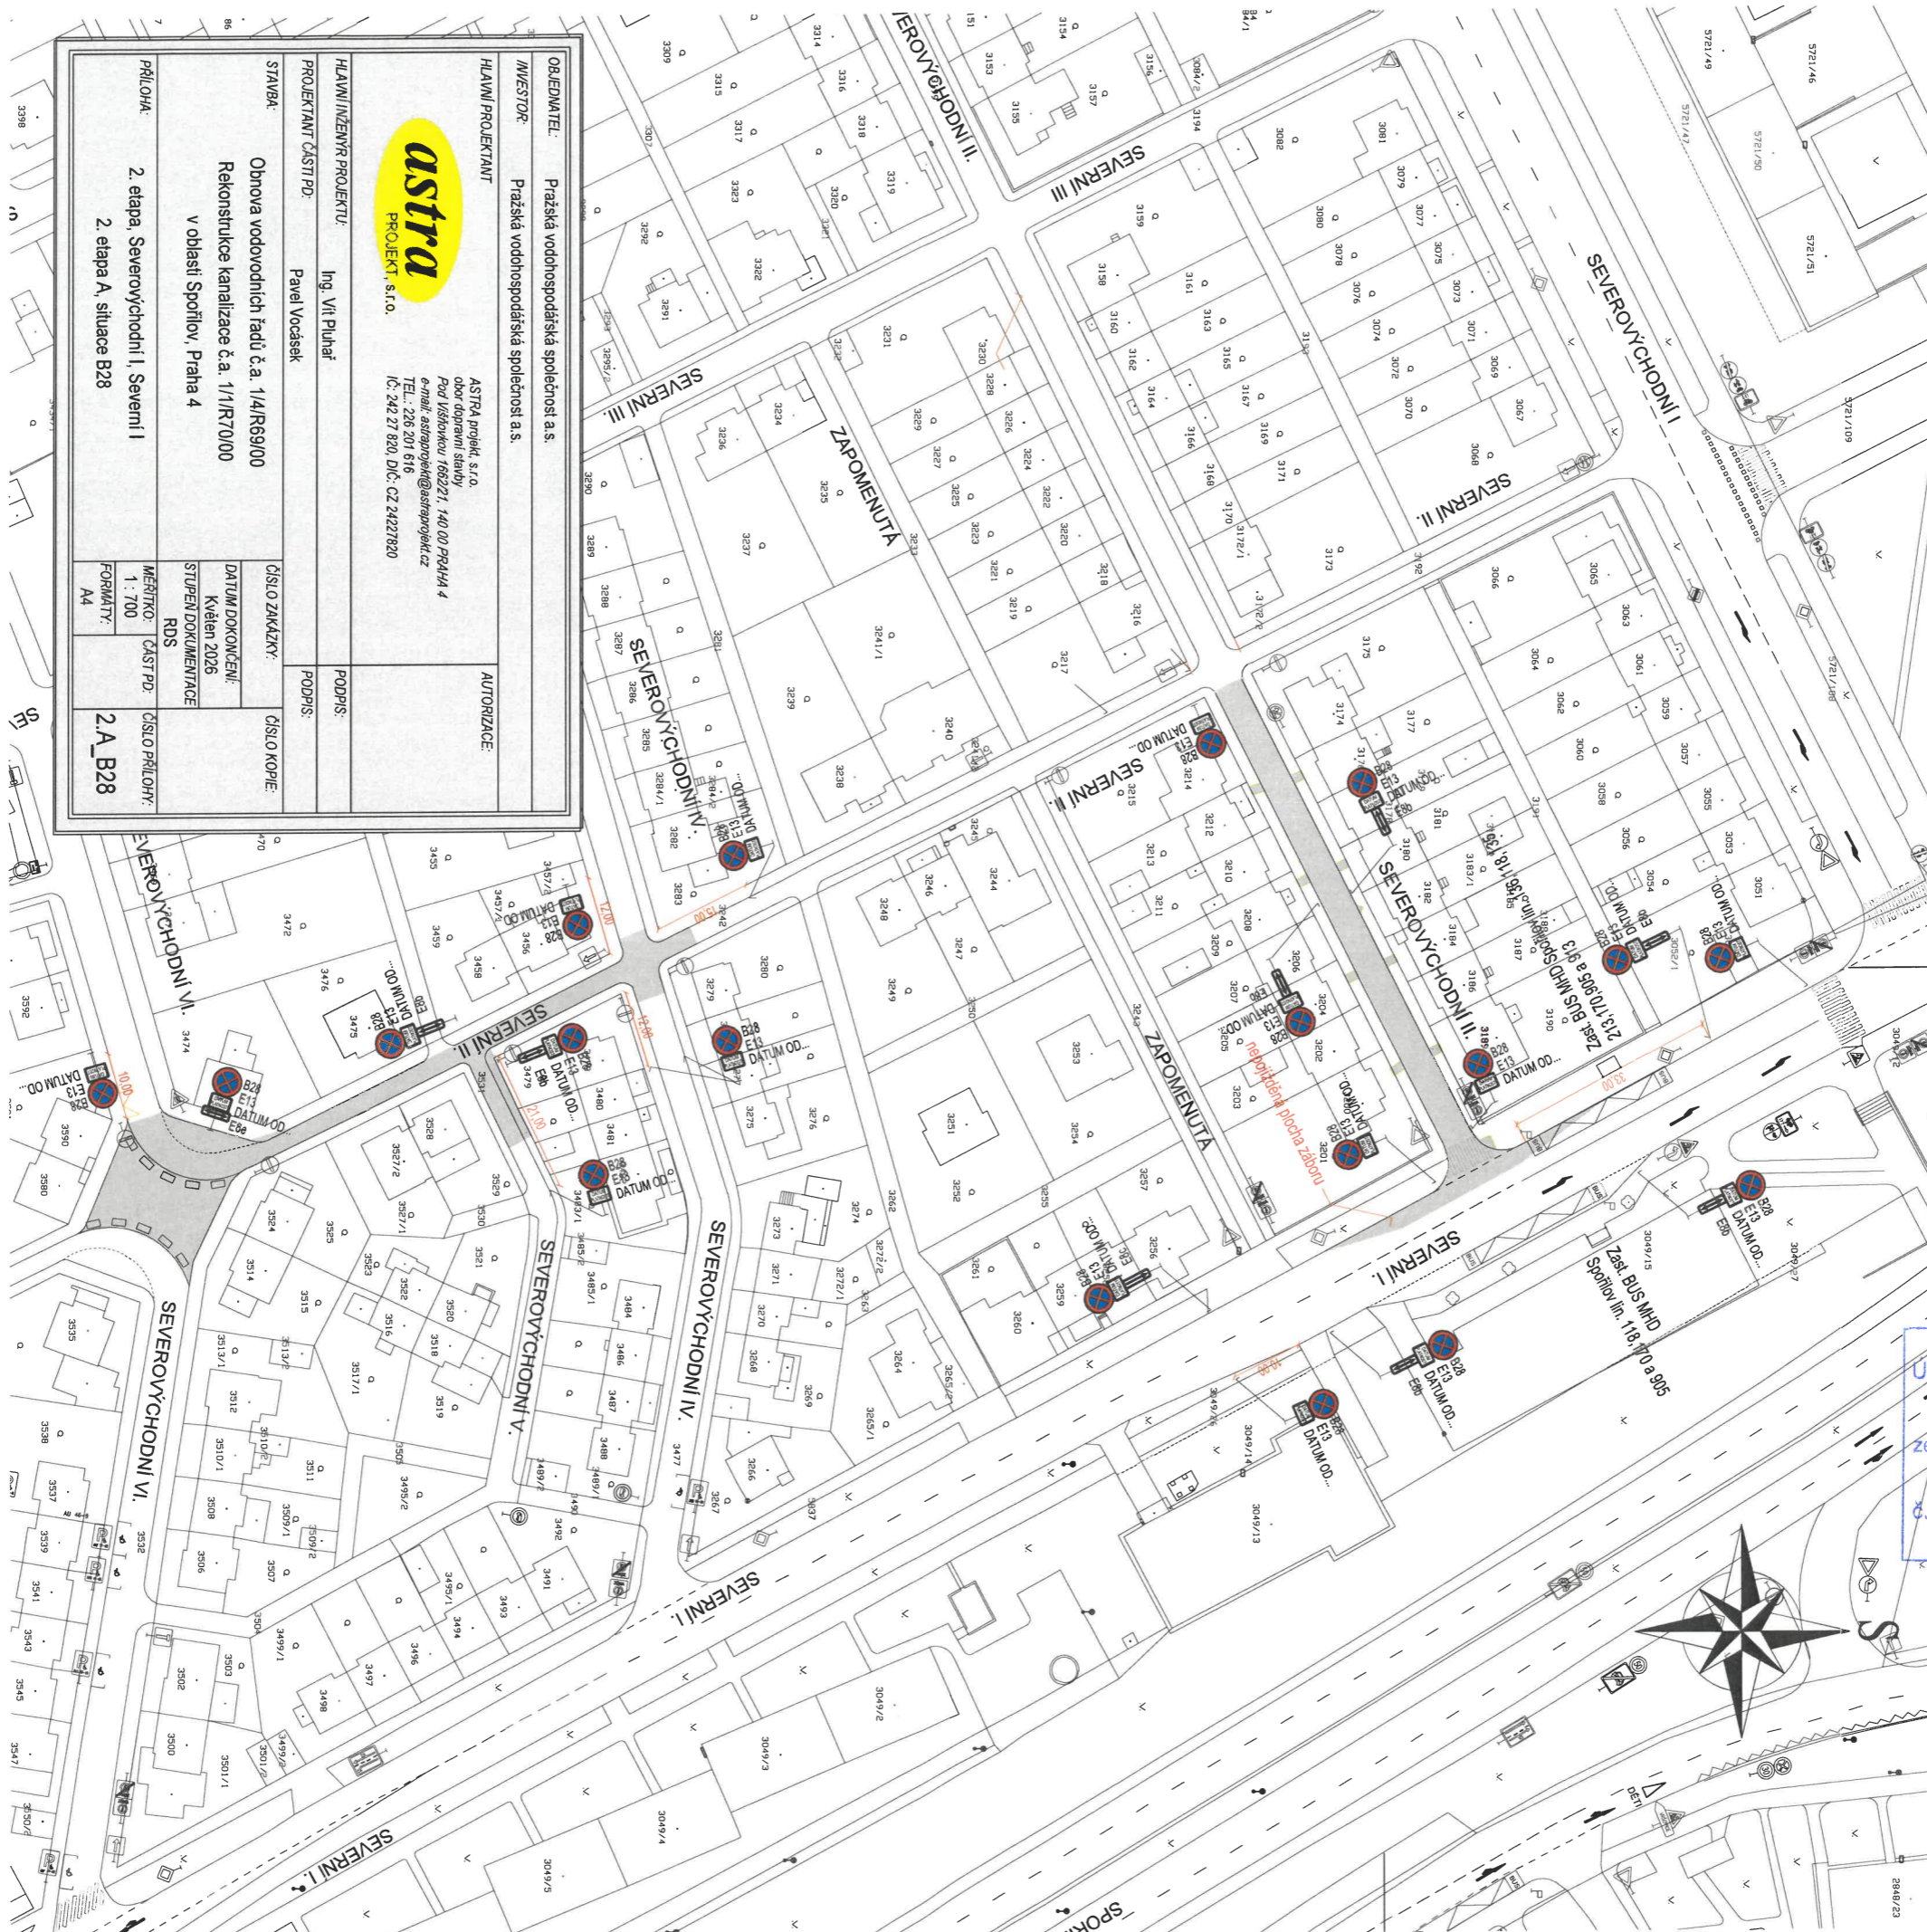


OBJEDMATEL: Pražská vodohospodářská společnost a.s. INVESTOR: Pražská vodohospodářská společnost a.s. HLAVNÍ PROJEKTANT: ASTRA projekt s.r.o. PROJEKTANT ČÁSTI PD: Ing. Vít Pluhář STAVBA: Obnova vodovodních řadů č.a. 1/4/R69/00 Rekonstrukce kanalizace č.a. 1/1/R70/00 v oblasti Spořilov, Praha 4 Příloha: 2. etapa, Severovýchodní I, Severní I 2. etapa A, situace B28		AUTORIZACE: PODPIS: PODPIS: ČÍSLO ZAKÁZKY: ČÍSLO KOPIE: DATUM DOKONČENÍ: STUPĚN DOKUMENTACE: MĚŘÍTKO: FORMÁT:	
ASTRA projekt s.r.o. obor dopravní stavby Pov. Vršbarkou 1682/21, 140 00 PRAHA 4 e-mail: astraprojekt@astraprojekt.cz TEL.: 226 201 616 IČ: 242 27 820, DIČ: CZ 24227820		ČÍSLO ZAKÁZKY: PODPIS: PODPIS: ČÍSLO ZAKÁZKY: ČÍSLO KOPIE: DATUM DOKONČENÍ: STUPĚN DOKUMENTACE: MĚŘÍTKO: FORMÁT:	

ODBOR DOPRAVY
URÁDU MĚSTSKÉ ČÁSTI PRAHA 4
ověřuje za podmínek rozhodnutí
ze dne **10-06-2026**
č.j.: **PH/501/95/26/00**

POLICIE ČESKÉ REPUBLIKY
KRAJSKÉ ŘEDITELSTVÍ POLICIE
HLAVNÍHO MĚSTA PRAHY
ODBOR SLUŽBY DOPRAVNÍ POLICIE 4
ODDĚLENÍ DOPRAVNÍHO INŽENÝRSTVÍ
140 00 PRAHA 4, KONGRESOVA 2

Příloha č. 2 k písemnému stanovisku č.
KRPA-193414-2 ze dne **26.6.2026**
Počet listů: 1

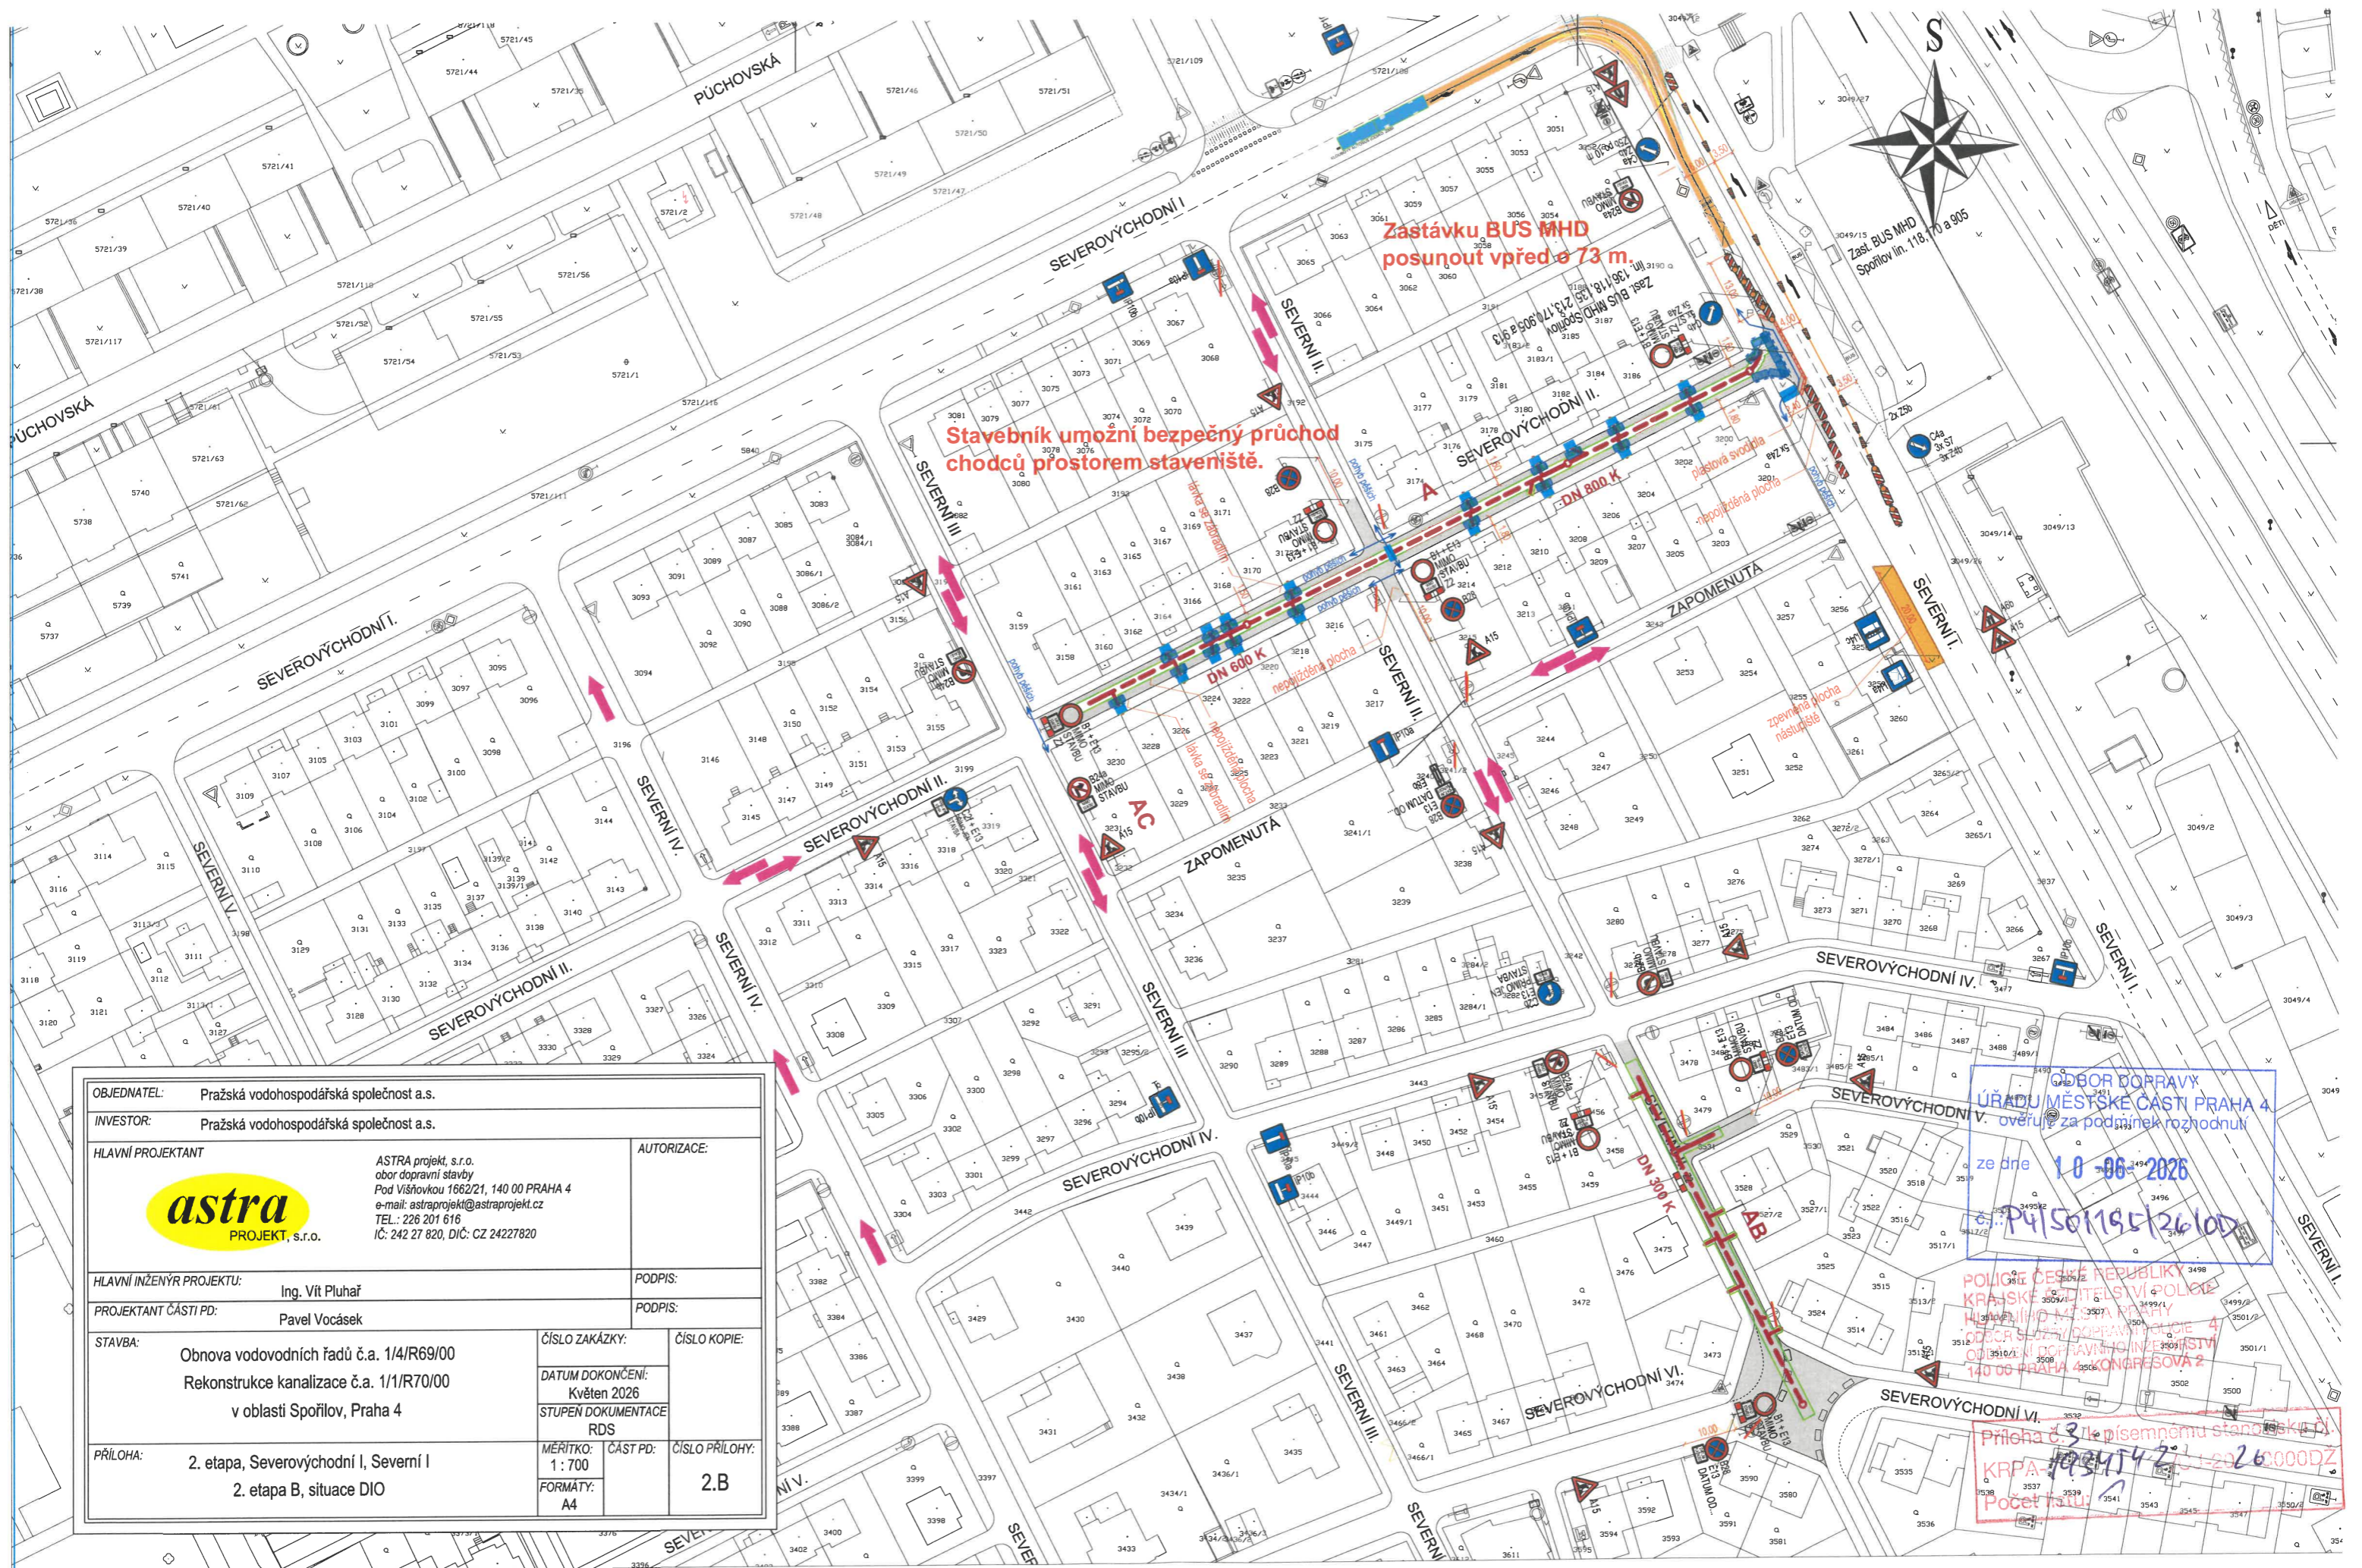



OBJEDNATEL: Pražská vodohospodářská společnost a.s.		AUTORIZACE:	
INVESTOR: Pražská vodohospodářská společnost a.s.		PODPIS:	
HLAVNÍ PROJEKTANT astra PROJEKT, s.r.o.		ASTRA projekt, s.r.o. obor dopravní stavby Pod Višňovkou 1662/21, 140 00 PRAHA 4 e-mail: astraprojekt@astraprojekt.cz TEL.: 226 201 616 IČ: 242 27 820, DIČ: CZ 24227820	
HLAVNÍ INŽENÝR PROJEKTU: Ing. Vít Pluhař		PODPIS:	
PROJEKTANT ČÁSTI PD: Pavel Vocásek		PODPIS:	
STAVBA: Obnova vodovodních řadů č.a. 1/4/R69/00 Rekonstrukce kanalizace č.a. 1/1/R70/00 v oblasti Spořilov, Praha 4		ČÍSLO ZAKÁZKY:	ČÍSLO KOPIE:
		DATUM DOKONČENÍ: Květen 2026	
		STUPĚŇ DOKUMENTACE RDS	
PRÍLOHA: 2. etapa, Severovýchodní I, Severní I 2. etapa B, situace DIO	MÉRÍTKO: 1 : 700	ČÁST PD:	ČÍSLO PRÍLOHY: 2.B
	FORMÁT: A4		

OBOR DOPRAVY
ÚŘADU MĚSTSKÉ ČÁSTI PRAHA 4
ověřuje za podmínek rozhodnutí
ze dne 10-06-2026
P4/501195/2610D

POLICE ČESKÉ REPUBLIKY
KRAJSKÉ ŘÍDITELSTVÍ POLICIE
MĚSTSKÉ PŘÍSLUŠNOSTI
ODDĚLNÍ ÚSTŘEDNÍ PRAHA 4
ODDĚLNÍ ÚSTŘEDNÍ PRAHA 4
140 06 PRAHA, KONGRESOVÁ 2

Príloha č. 2 k písemnému stanovisku č. 1
KRPA-103414-2-2026-000DZ
Počet listů: 354

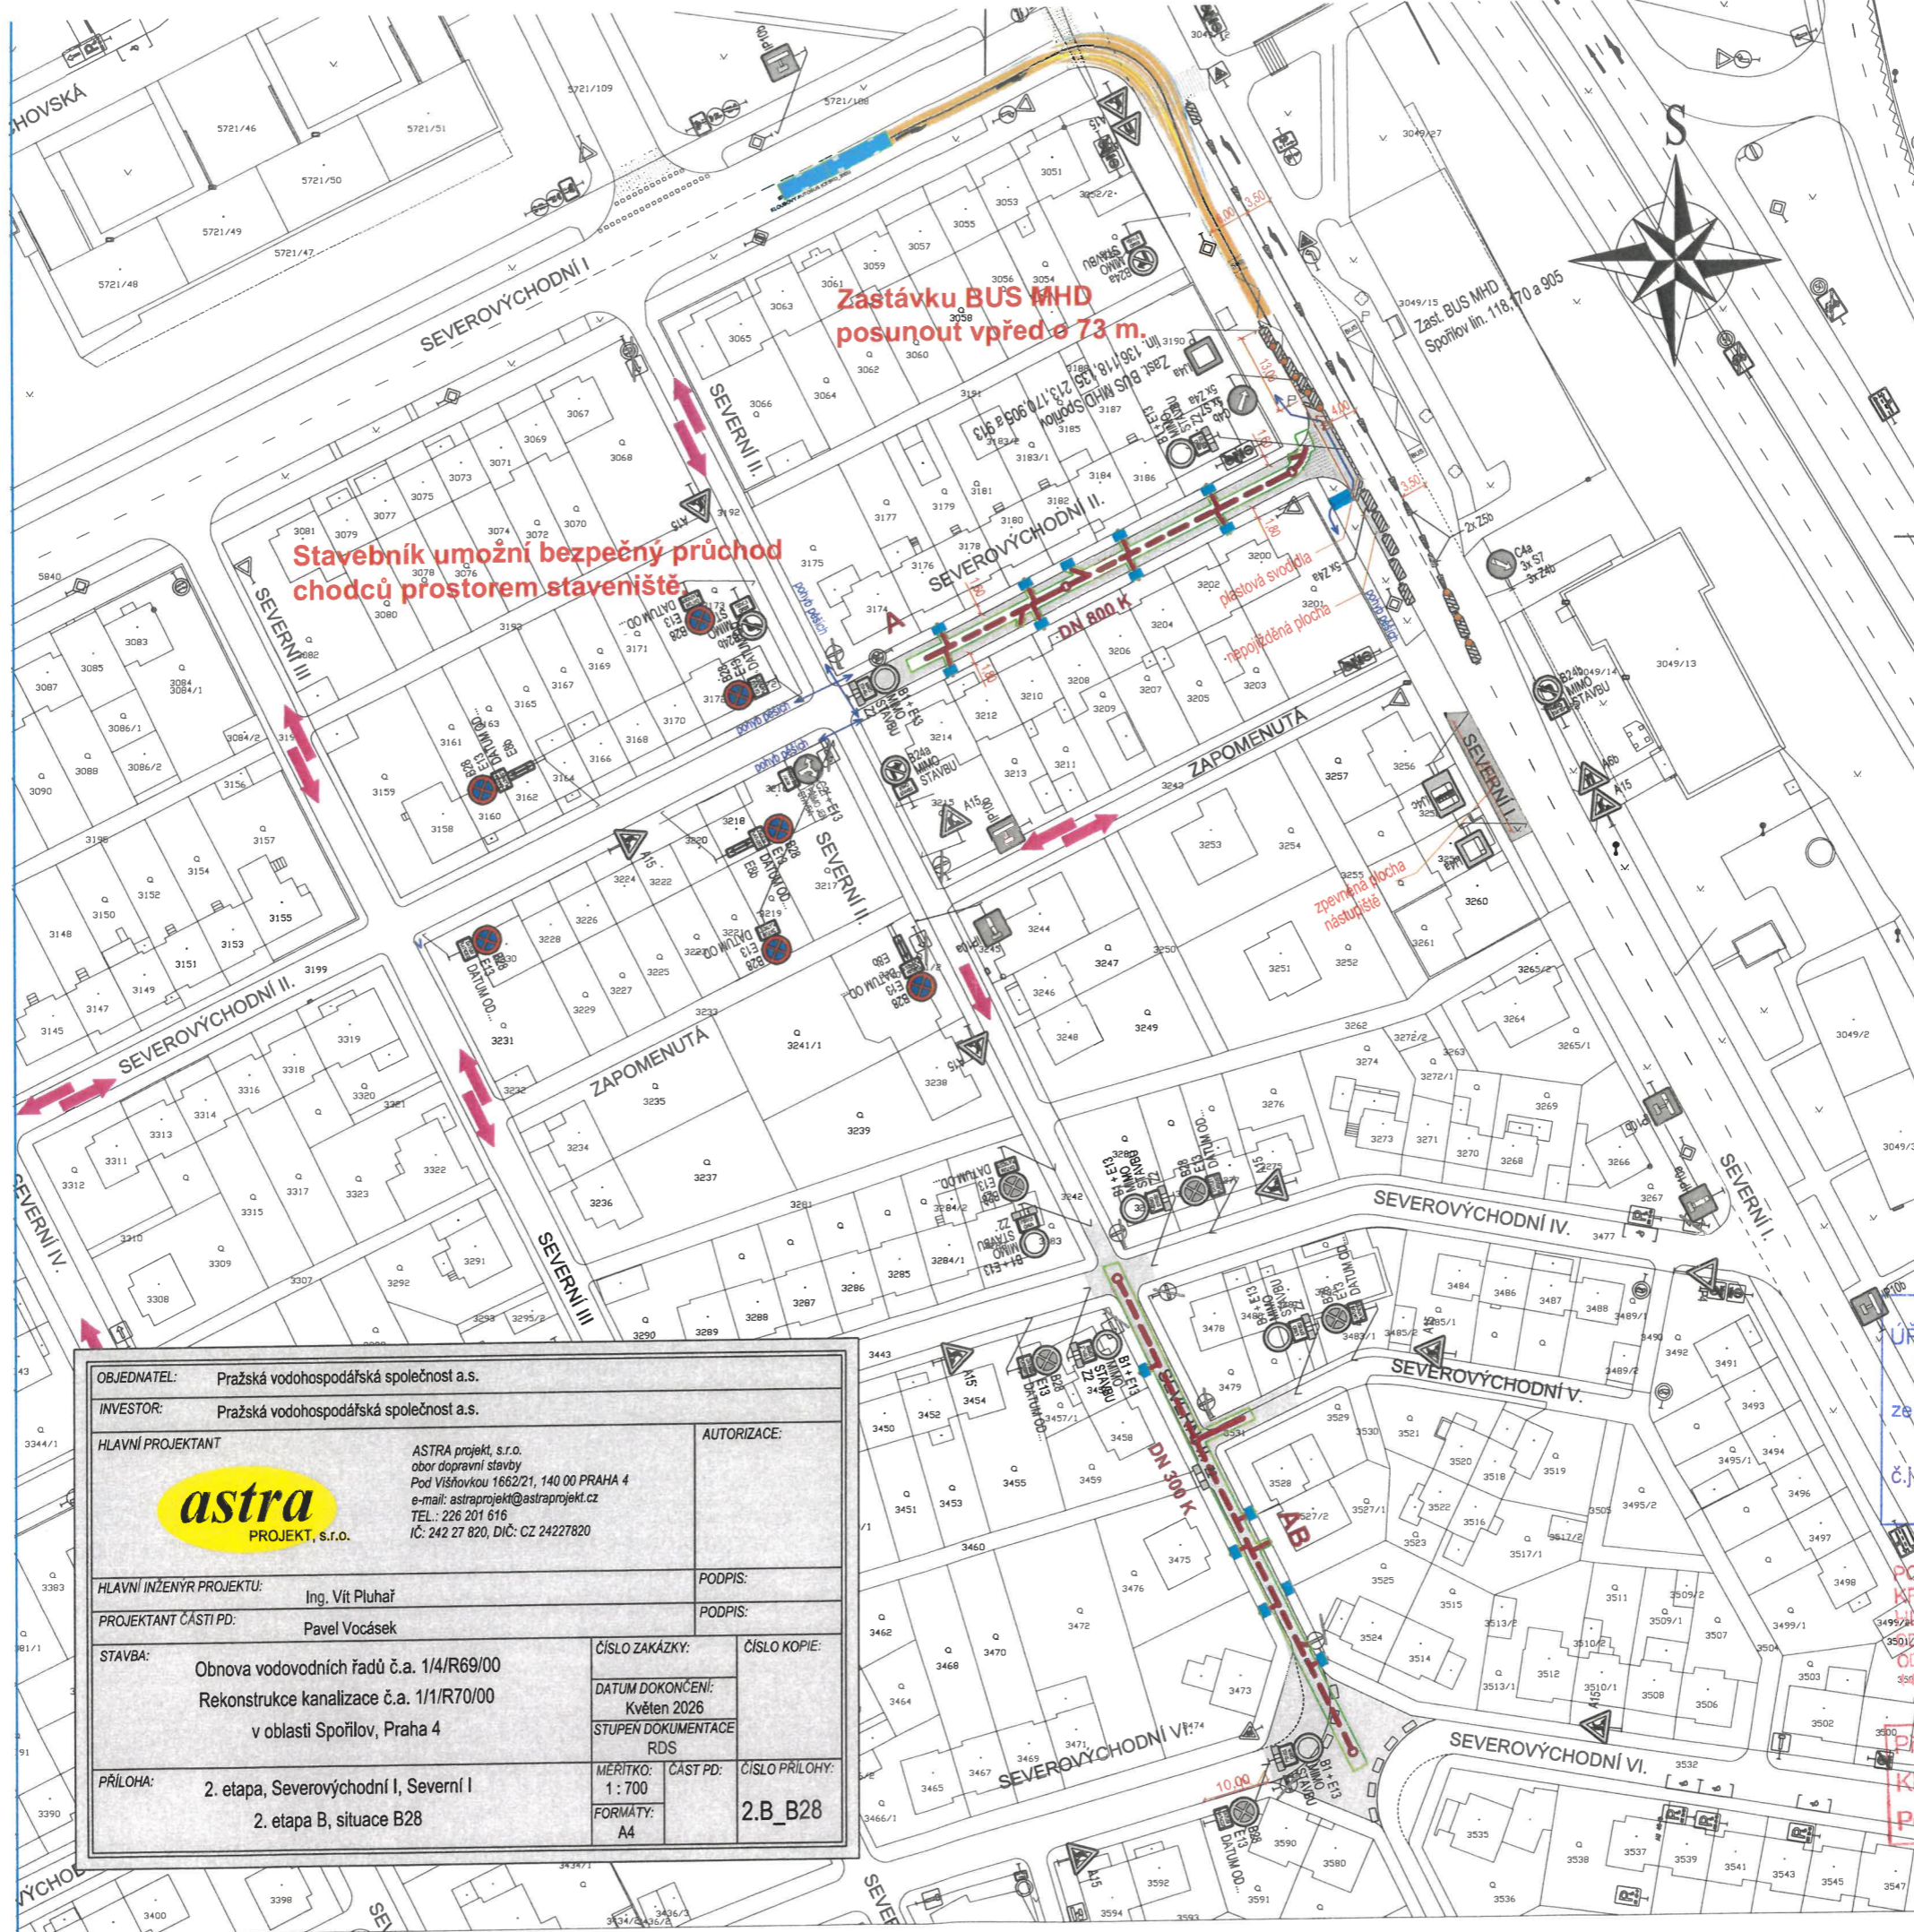

OBJEDNATEL:	Pražská vodohospodářská společnost a.s.		
INVESTOR:	Pražská vodohospodářská společnost a.s.		
HLAVNÍ PROJEKTANT	 ASTRA PROJEKT, s.r.o.	ASTRA projekt, s.r.o. obor dopravní stavby Pod Višňovkou 1662/21, 140 00 PRAHA 4 e-mail: astraprojekt@astraprojekt.cz TEL.: 226 201 616 IČ: 242 27 620, DIČ: CZ 24227620	AUTORIZACE:
HLAVNÍ INŽENYR PROJEKTU:	Ing. Vít Pluhař	PODPIS:	
PROJEKTANT ČÁSTI PD:	Pavel Vocásek	PODPIS:	
STAVBA:	Obnova vodovodních řadů č.a. 1/4/R69/00 Rekonstrukce kanalizace č.a. 1/1/R70/00 v oblasti Spořilov, Praha 4	ČÍSLO ZAKÁZKY: DATUM DOKONČENÍ: STUPĚN DOKUMENTACE	ČÍSLO KOPIE: RDS
PRÍLOHA:	2. etapa, Severovýchodní I, Severní I 2. etapa B, situace B28	MĚRÍTKO: 1 : 700 FORMÁT: A4	ČÁST PD: ČÍSLO PRÍLOHY: 2.B_B28

ODBOR DOPRAVY
 ÚŘADU MĚSTSKÉ ČÁSTI PRAHA 4
 ověřuje za podmínek rozhodnutí
 ze dne **10-06-2026**
 č.j. 74/501/195126/ED

POLICIE ČESKÉ REPUBLIKY
 KRAJSKÉ ŘEDITELSTVÍ POLICIE
 HLAVNÍHO MĚSTA PRAHY
 ODDĚLENÍ SLUŽBY DOPRAVNÍ POLICIE 4
 ODDĚLENÍ DOPRAVNÍHO INŽENÝRSTVÍ
 140 00 PRAHA 4, KONGRESOVÁ 2

Příloha č. 4 k písemnému stanovisku čj.
 KŘ PA 193454-2 / ČJ-20260000DŽ
 Počet listů: 7