


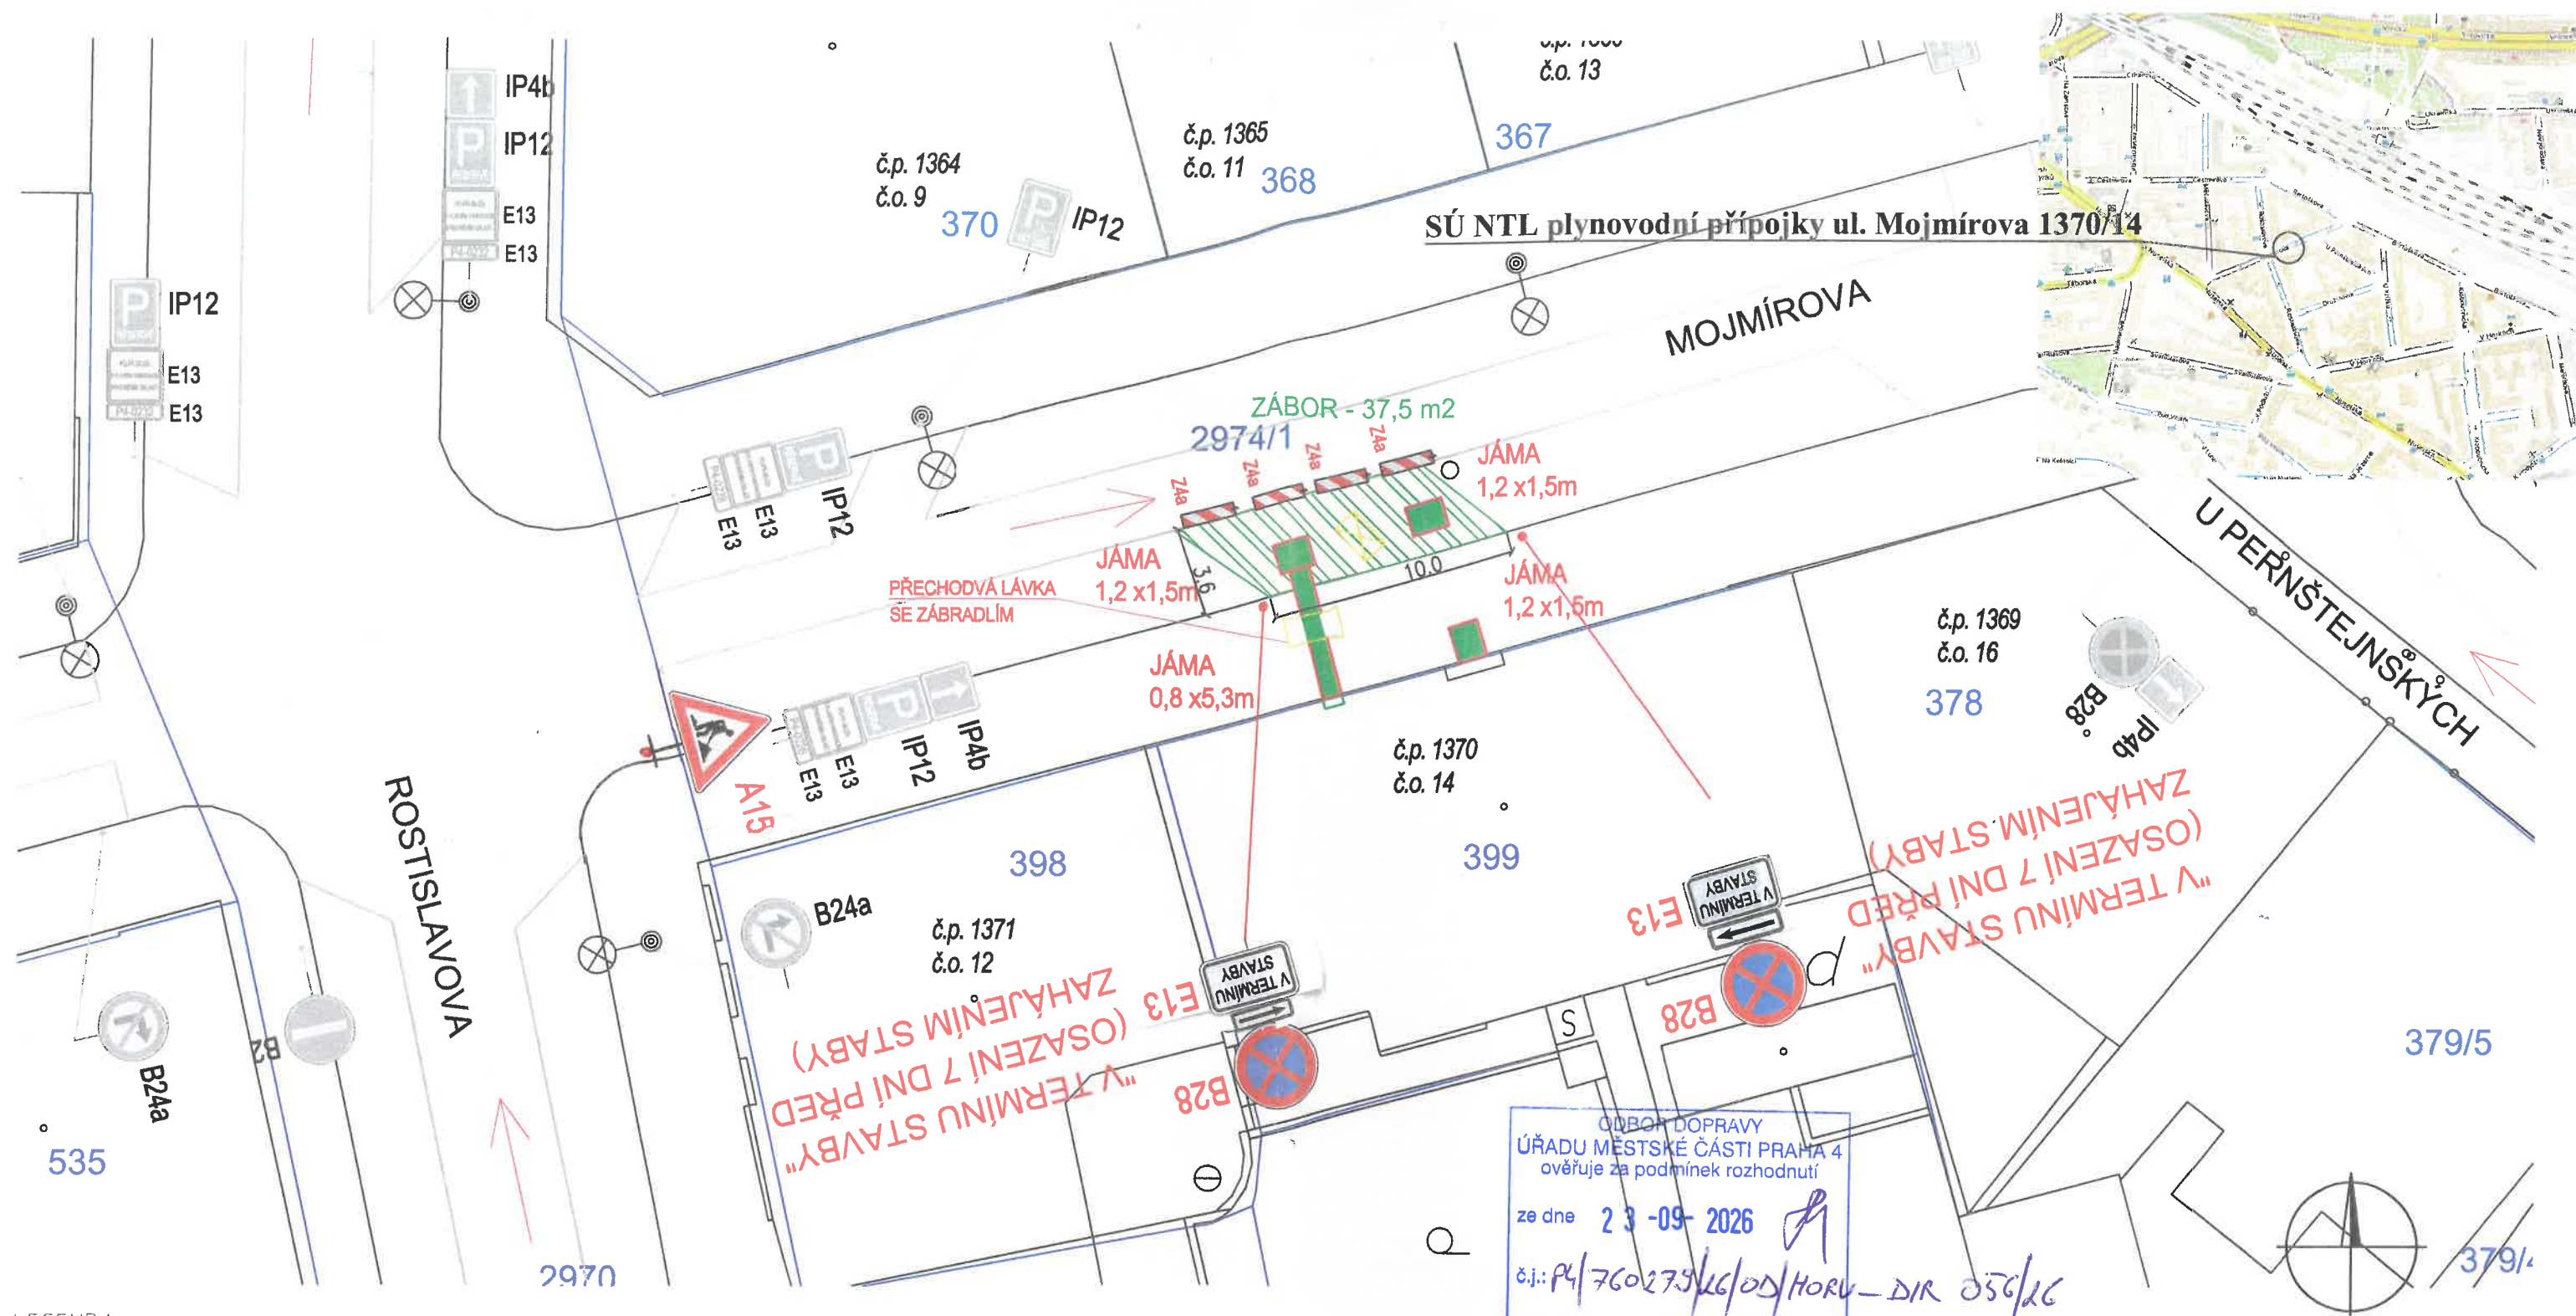

LEGENDA

- SVISLÉ DOPR.ZNAČENÍ
S POPISEM
- SVISLÉ DOPR.ZNAČENÍ
STÁVAJÍCÍ
- KONTEJNER
- VÝKOPOVÁ JÁMA
- ZÁBOR
- SMĚROVÉ DESKY
Z4a+SVĚTLO S7
Z4a+ PŘÍKAZ SMĚR C4b
- DOPLŇUJÍCÍ ZÁBRADLÍ (CHODCI)
- PŘECHODOVÁ LÁVKA
SE ZÁBRADLÍM

SOUŘADNICOVÝ SYSTÉM: JTSK				Výškový systém: Bpv	
VYPRACOVAL: Aleš Hajduk		ZODP. PROJEKTANT: Ing.Tomáš Kaplan		TECH. KONTROLA: Alena Staňková	
KRAJ: Praha		OKRES: Praha 4		K.Ú.: Nusle	
INVESTOR: Pražská plynárenská Distribuce, a.s., U plynárny 500/44, Michle, 140 00 Praha 4					
AKCE: SÚ NTL plynovodní přípojky z DN 80 na PE dn 90 pro objekt čp. 1370/14 v ul. Mojmírova, Praha 4				DATUM: říjen 2025	
				DOKUMENTACE: změna dokončené stavby	
MĚŘÍTKO: 1:250		OBSAH: SITUACE DIO		Č.PŘÍLOHY: 7	
				Č.PARÉ:	